
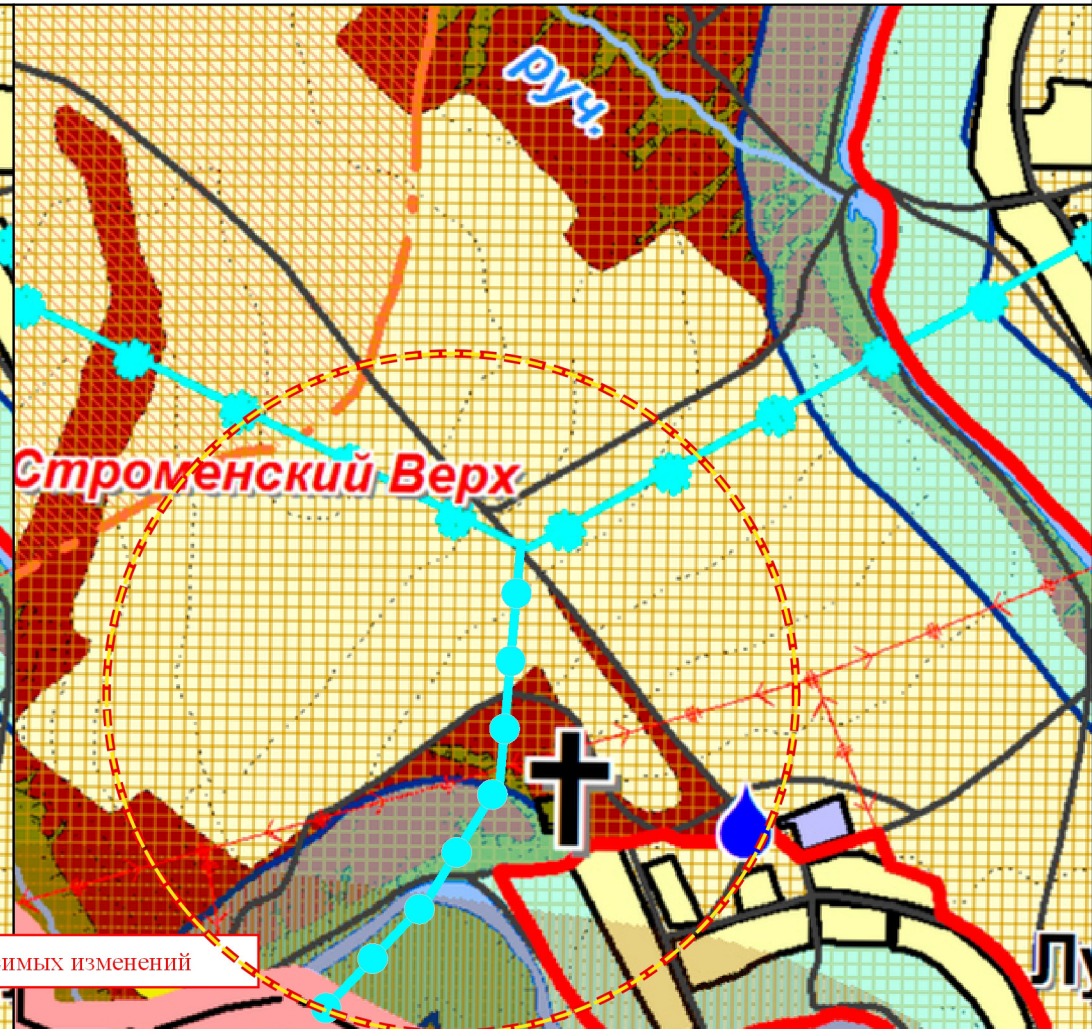


Существующее положение


Проектное положение

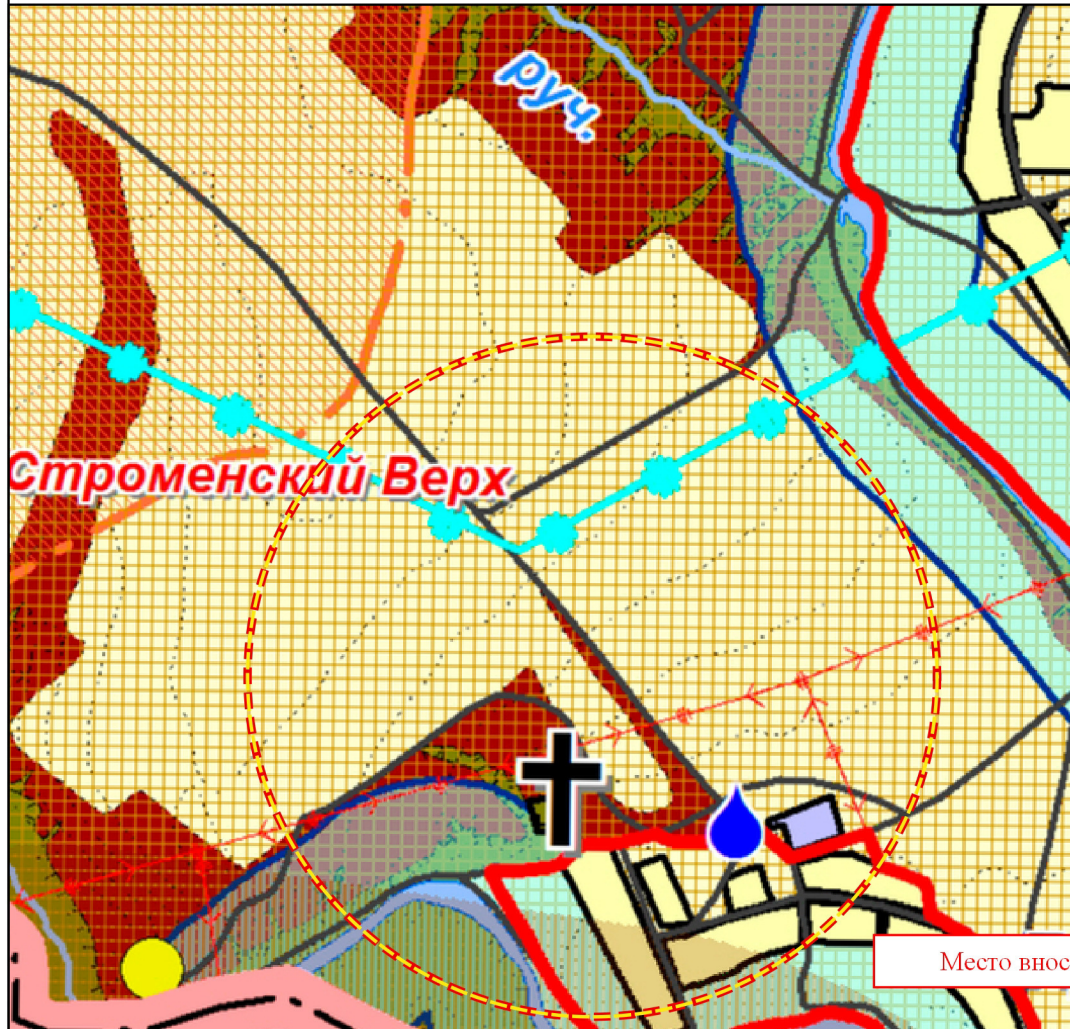

Место вносимых изменений

Условные обозначения

**ОБЪЕКТЫ ГАЗОСНАБЖЕНИЯ**

 Газопровод

0 200 400 600 800 м



| Изм              | Лист | № докум         | Подпись | Дата |
|------------------|------|-----------------|---------|------|
|                  |      |                 |         |      |
|                  |      |                 |         |      |
|                  |      |                 |         |      |
| И.о. нач. упр.   |      | В. С. Миронов   |         |      |
| Зам. нач. упр.   |      | Н. М. Анненкова |         |      |
| Зам. нач. отдела |      | А. А. Герасин   |         |      |
| Исполнитель      |      | А. В. Шанин     |         |      |

Приказ 01-22/20 от 28 марта 2018 года  
Управление градостроительства, архитектуры  
и землеустройства Орловской области

Проект внесения изменений в Генеральный план  
Прудовского сельского поселения  
Новосильского района Орловской области  
в части отображения проектируемой сети газоснабжения  
и ГРПШ д. Шейнский Мост


Масштаб

1:25000

Схема риска возникновения чрезвычайных ситуаций  
природного и техногенного характера

Управление градостроительства,  
архитектуры  
и землеустройства Орловской



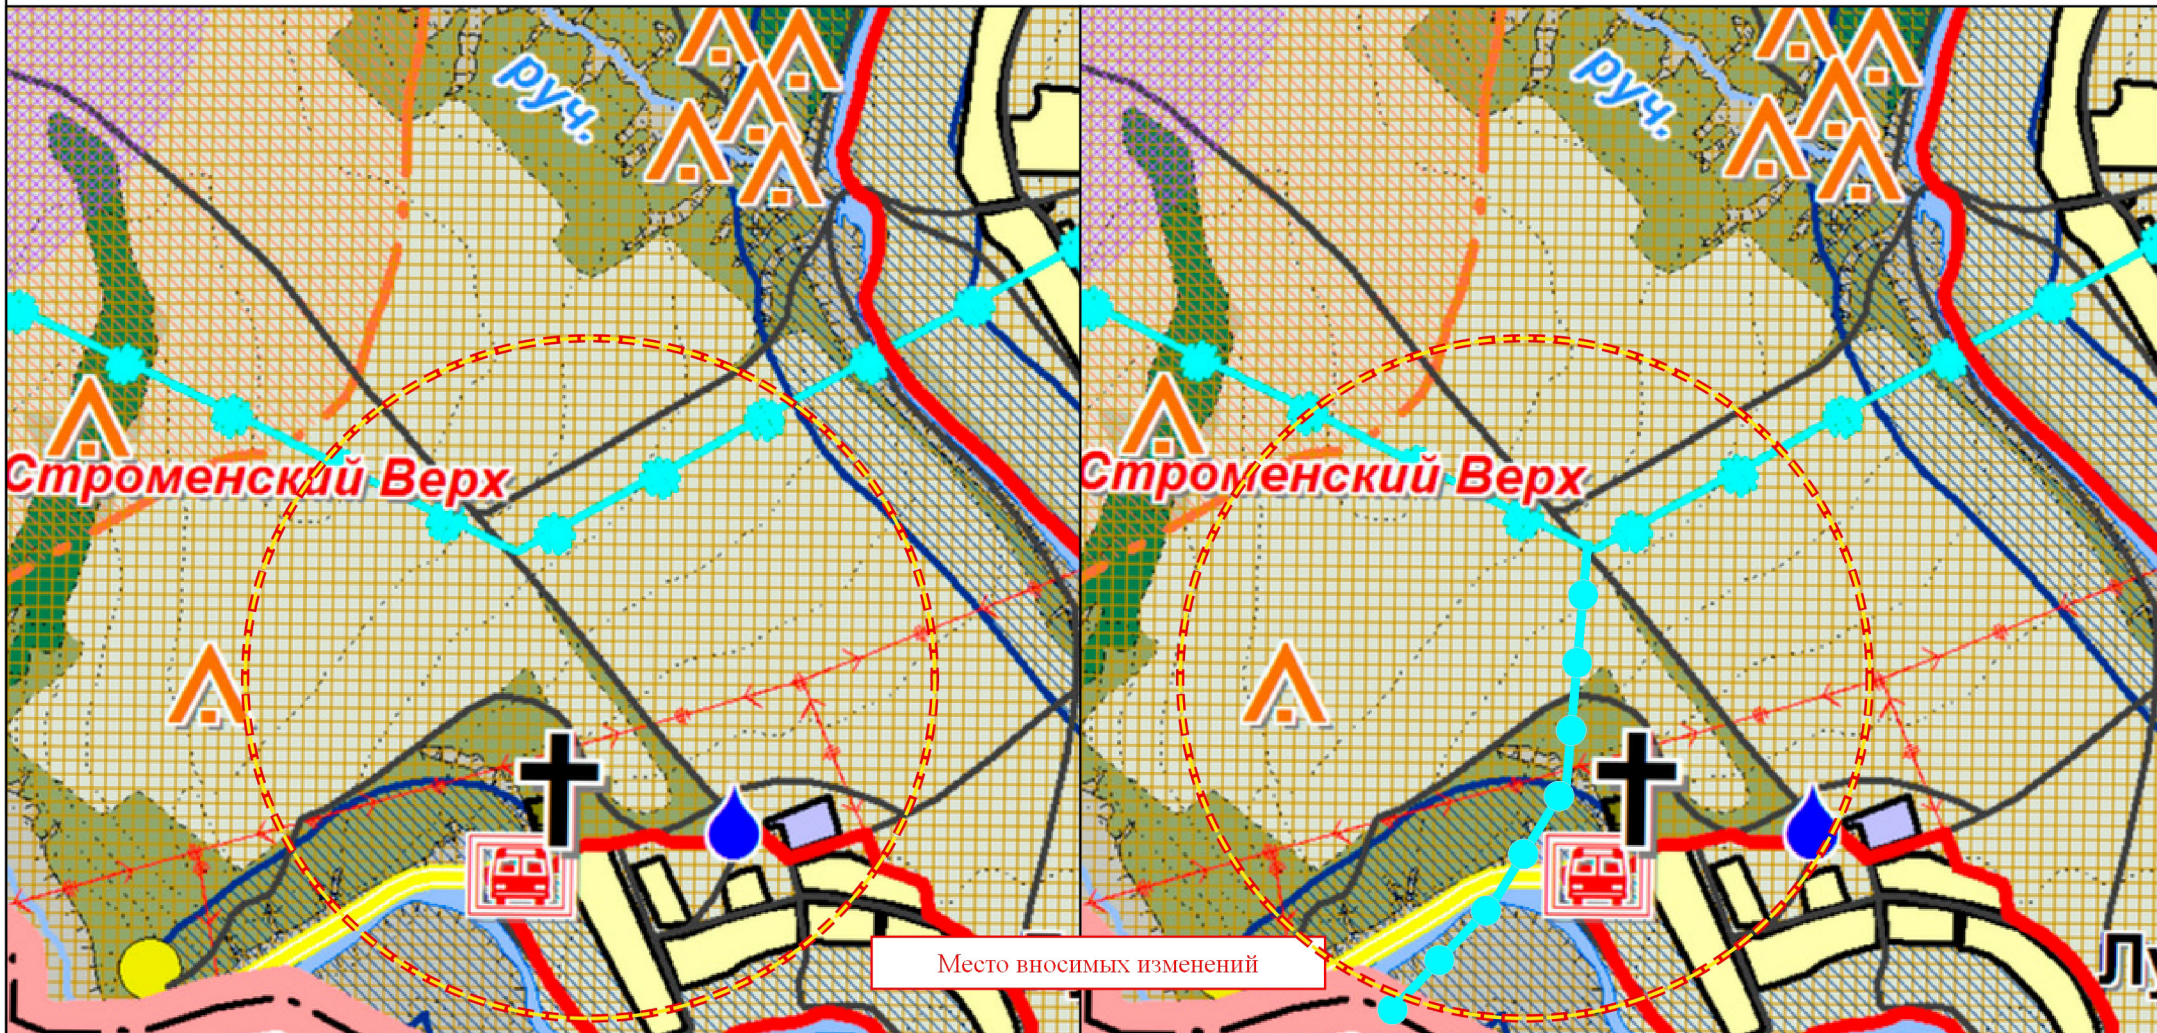


Место вносимых изменений

Условные обозначения

**ОБЪЕКТЫ ГАЗОСНАБЖЕНИЯ**

 Газопровод

0 200 400 600 800 м

| Изм              | Лист | № докум         | Подпись | Дата |
|------------------|------|-----------------|---------|------|
|                  |      |                 |         |      |
| И.о. нач. упр.   |      | В. С. Миронов   |         |      |
| Зам. нач. упр.   |      | Н. М. Анненкова |         |      |
| Зам. нач. отдела |      | А. А. Герасим   |         |      |
| Исполнитель      |      | А. В. Шанин     |         |      |

Приказ 01-22/20 от 28 марта 2018 года  
Управление градостроительства, архитектуры  
и землеустройства Орловской области

Проект внесения изменений в Генеральный план  
Прудовского сельского поселения  
Новосильского района Орловской области  
в части отображения проектируемой сети газоснабжения  
и ГРПШ д. Шейнский Мост

Масштаб

1:25000


Сводная схема (основной чертёж), схема границ  
территорий, земель и ограничений

Управление градостроительства,  
архитектуры  
и землеустройства Орловской



Существующее положение

Проектное положение

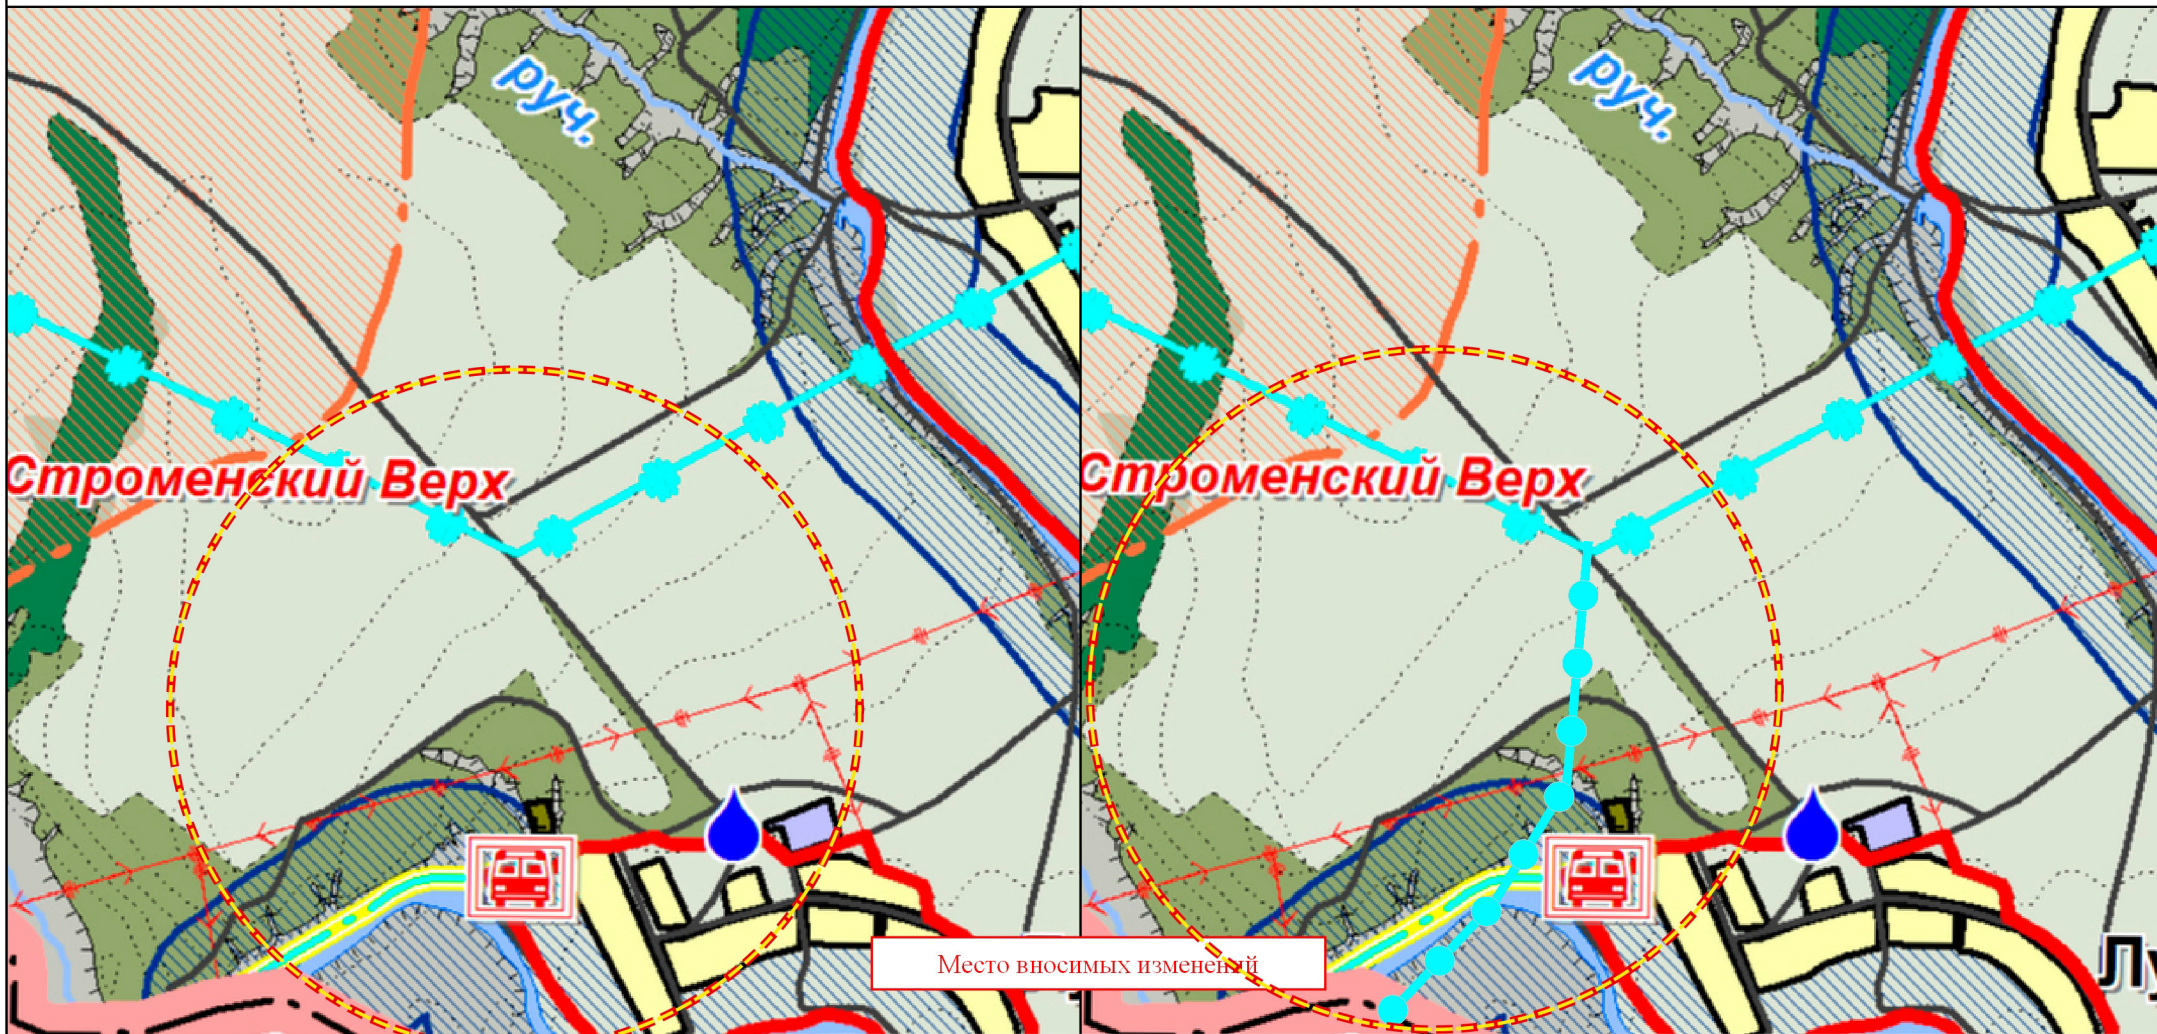

Место вносимых изменений

Условные обозначения

**ОБЪЕКТЫ ГАЗОСНАБЖЕНИЯ**


Газопровод

0 200 400 600 800 м


Приказ 01-22/20 от 28 марта 2018 года  
Управление градостроительства, архитектуры  
и землеустройства Орловской области

| Изм              | Лист | № докум         | Подпись | Дата | Проект внесения изменений в Генеральный план<br>Прудовского сельского поселения<br>Новосильского района Орловской области<br>в части отображения проектируемой сети газоснабжения<br>и ГРПШ д. Шейнский Мост | Масштаб                                                                      |
|------------------|------|-----------------|---------|------|--------------------------------------------------------------------------------------------------------------------------------------------------------------------------------------------------------------|------------------------------------------------------------------------------|
|                  |      |                 |         |      |                                                                                                                                                                                                              |                                                                              |
| И.о. нач. упр.   |      | В. С. Миронов   |         |      | Схема развития сетей инженерно-технического<br>обеспечения и объектов транспортной<br>инфраструктуры                                                                                                         | Управление градостроительства,<br>архитектуры<br>и землеустройства Орловской |
| Зам. нач. упр.   |      | Н. М. Анненцова |         |      |                                                                                                                                                                                                              |                                                                              |
| Зам. нач. отдела |      | А. А. Герасин   |         |      |                                                                                                                                                                                                              |                                                                              |
| Исполнитель      |      | А. В. Шанин     |         |      |                                                                                                                                                                                                              |                                                                              |



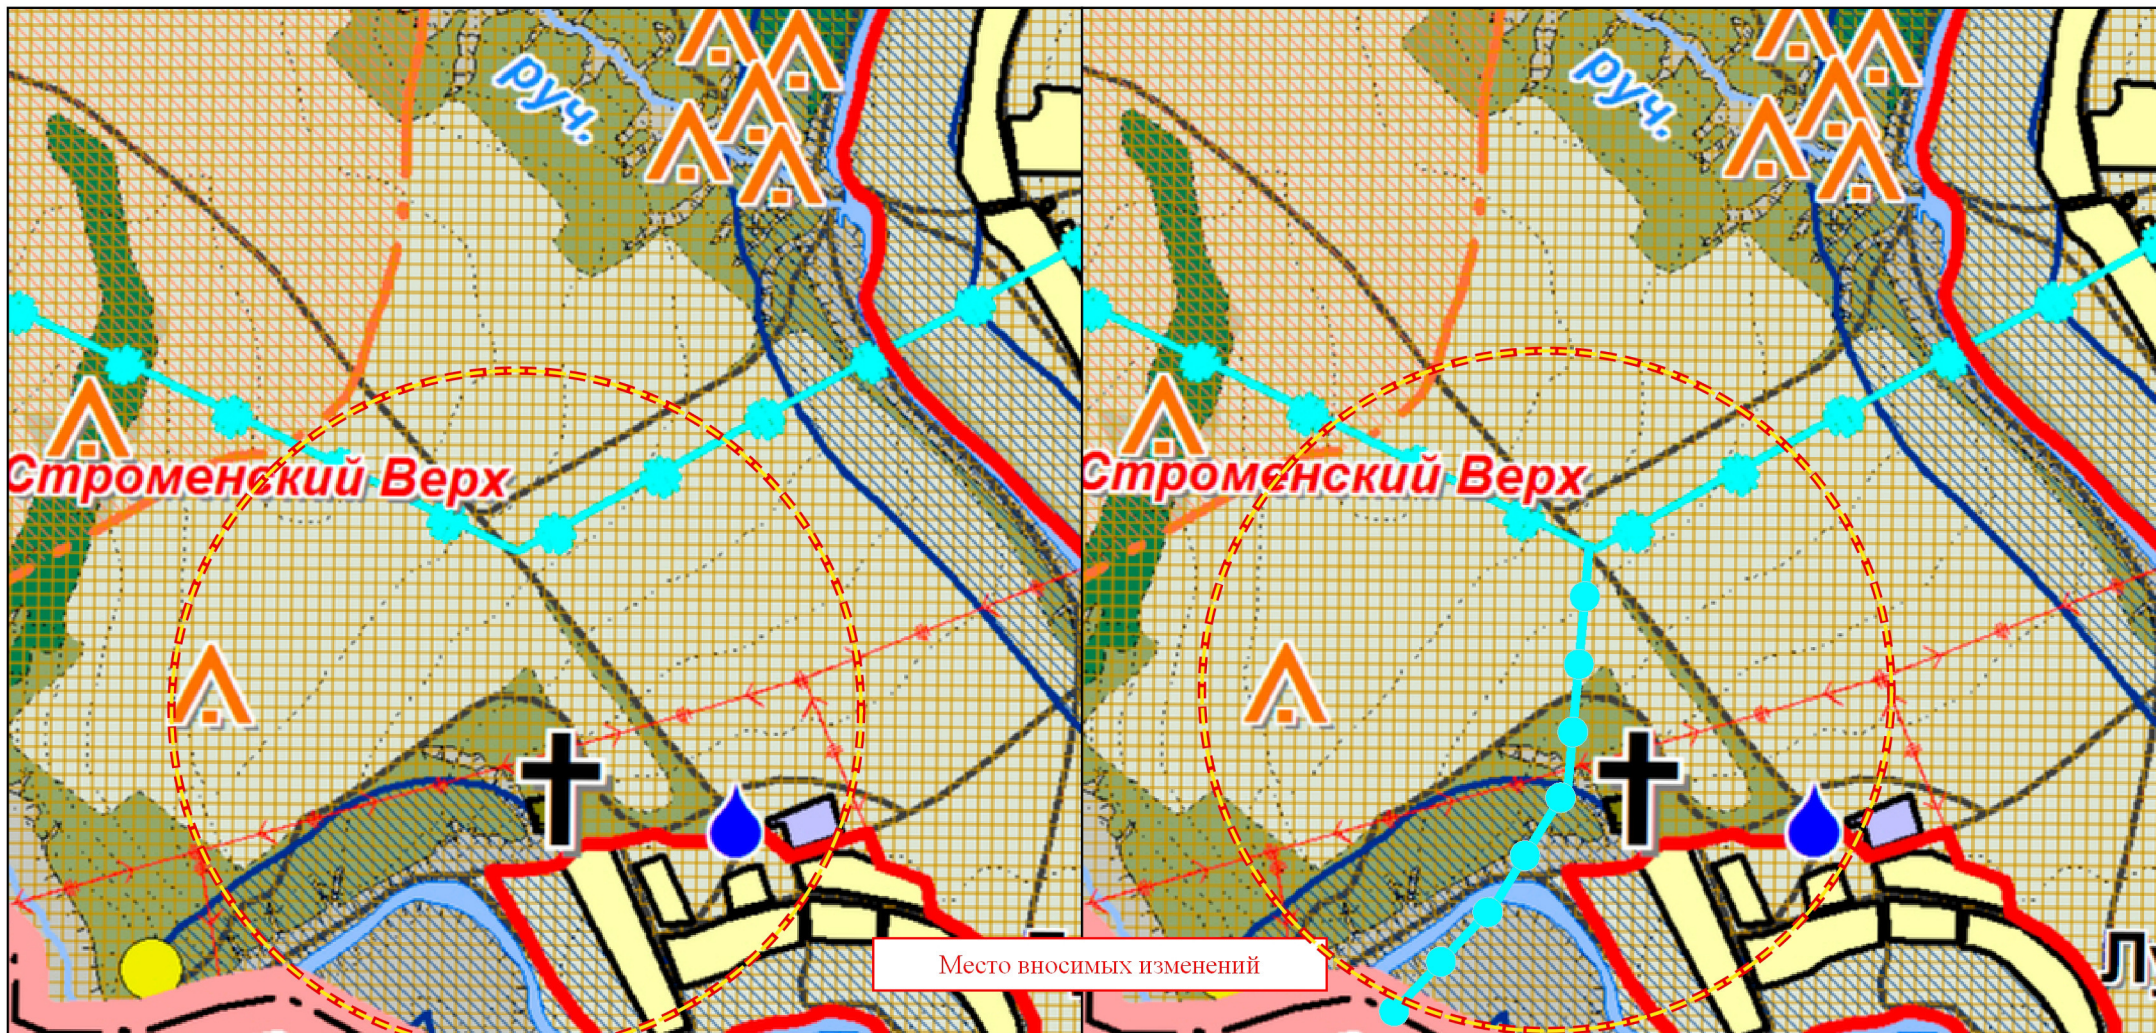

Место вносимых изменений

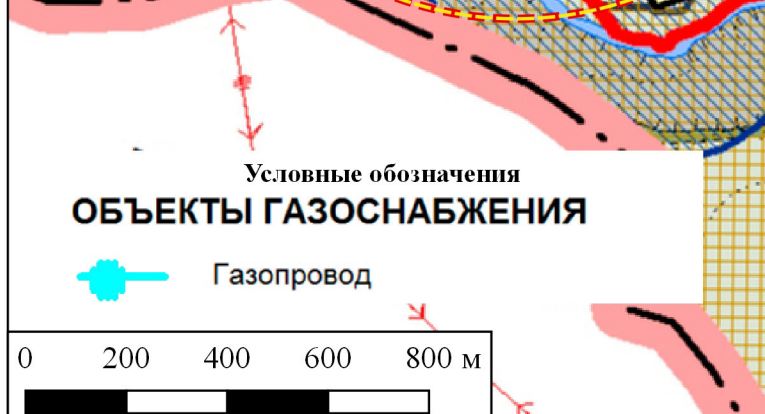

| Изм              | Лист | № докум         | Подпись | Дата |
|------------------|------|-----------------|---------|------|
|                  |      |                 |         |      |
|                  |      |                 |         |      |
|                  |      |                 |         |      |
| И.о. нач. упр.   |      | В. С. Мironov   |         |      |
| Зам. нач. упр.   |      | Н. М. Анненкова |         |      |
| Зам. нач. отдела |      | А. А. Герасим   |         |      |
| Исполнитель      |      | А. В. Шанин     |         |      |

|                                                                                                                                                                                                              |  |                                                                              |
|--------------------------------------------------------------------------------------------------------------------------------------------------------------------------------------------------------------|--|------------------------------------------------------------------------------|
| Приказ 01-22/20 от 28 марта 2018 года<br>Управление градостроительства, архитектуры<br>и землеустройства Орловской области                                                                                   |  |                                                                              |
| Проект внесения изменений в Генеральный план<br>Прудовского сельского поселения<br>Новосильского района Орловской области<br>в части отображения проектируемой сети газоснабжения<br>и ГРПШ д. Шейнский Мост |  | Масштаб<br>1:12000                                                           |
| Схема современного использования территории<br>(Опорный план)                                                                                                                                                |  | Управление градостроительства,<br>архитектуры<br>и землеустройства Орловской |